



LEGENDA	
DESCRIÇÃO	
[Symbol]	TOMADA DE TETO
[Symbol]	TOMADA BAIXA DUPLA UNIVERSAL 0.50m do piso
[Symbol]	TOMADA MÉDIA DUPLA UNIVERSAL 1.20m do piso
[Symbol]	TOMADA P/ AR CONDICIONADO SPLIT ver altura em planta
[Symbol]	TUBO EM PVC P/ PASSAGEM DE FIAÇÃO 0.50m do piso
[Symbol]	TUBO EM PVC P/ PASSAGEM DE FIAÇÃO - NO TETO
[Symbol]	ANTENA DE TV 0.50m do piso
[Symbol]	TELEFONE 0.50m do piso
[Symbol]	PONTO DE REDE 0.50m do piso
[Symbol]	INTERRUPTOR 1.20m do piso

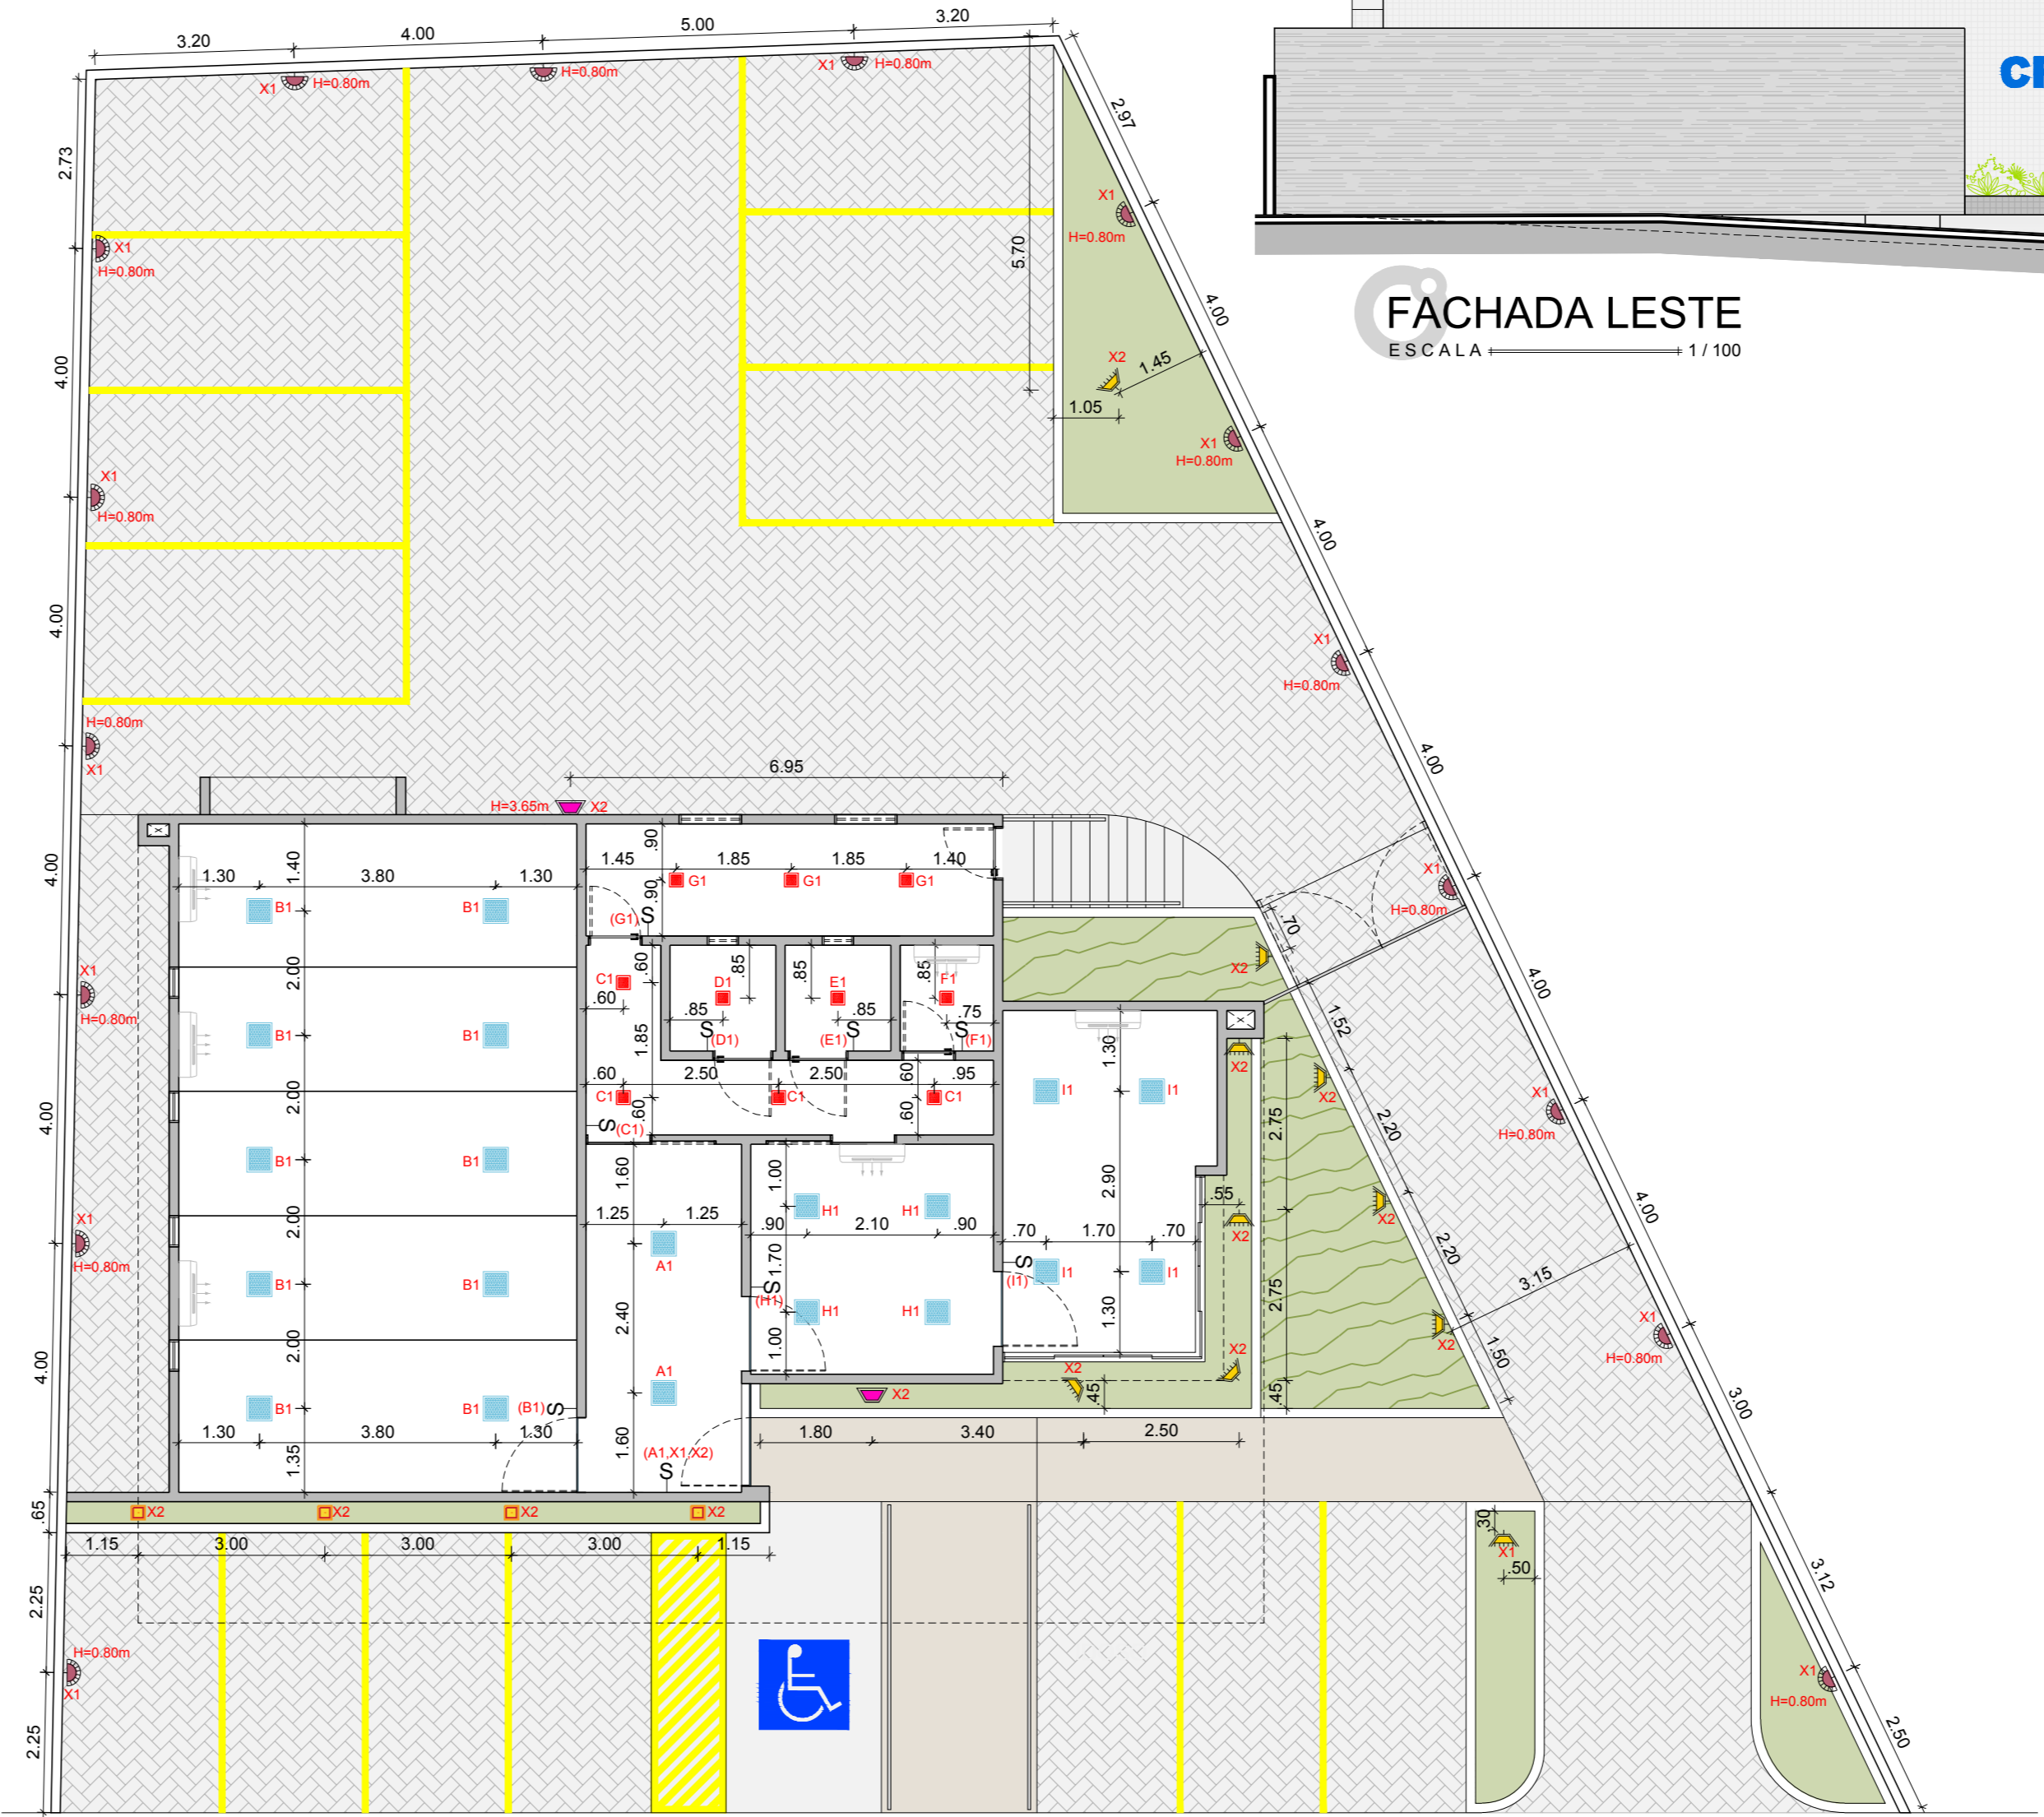

LEGENDA		
DESCRIÇÃO		Qtd.
[Symbol]	PLACA DE LED 18W - 22 x 22	4000K 10
[Symbol]	PLACA DE LED 32W - 40 x 40	4000K 20
[Symbol]	SPOT DE EMBUTIR NO PISO	3000K 04
[Symbol]	LUMINÁRIA EMBUTIDA DE MURO	3000K 16
[Symbol]	ESPETO 7W	3000K 10
[Symbol]	REFLETOR EXTERNO LED - 10W (COR: PRETO)	3000K 06

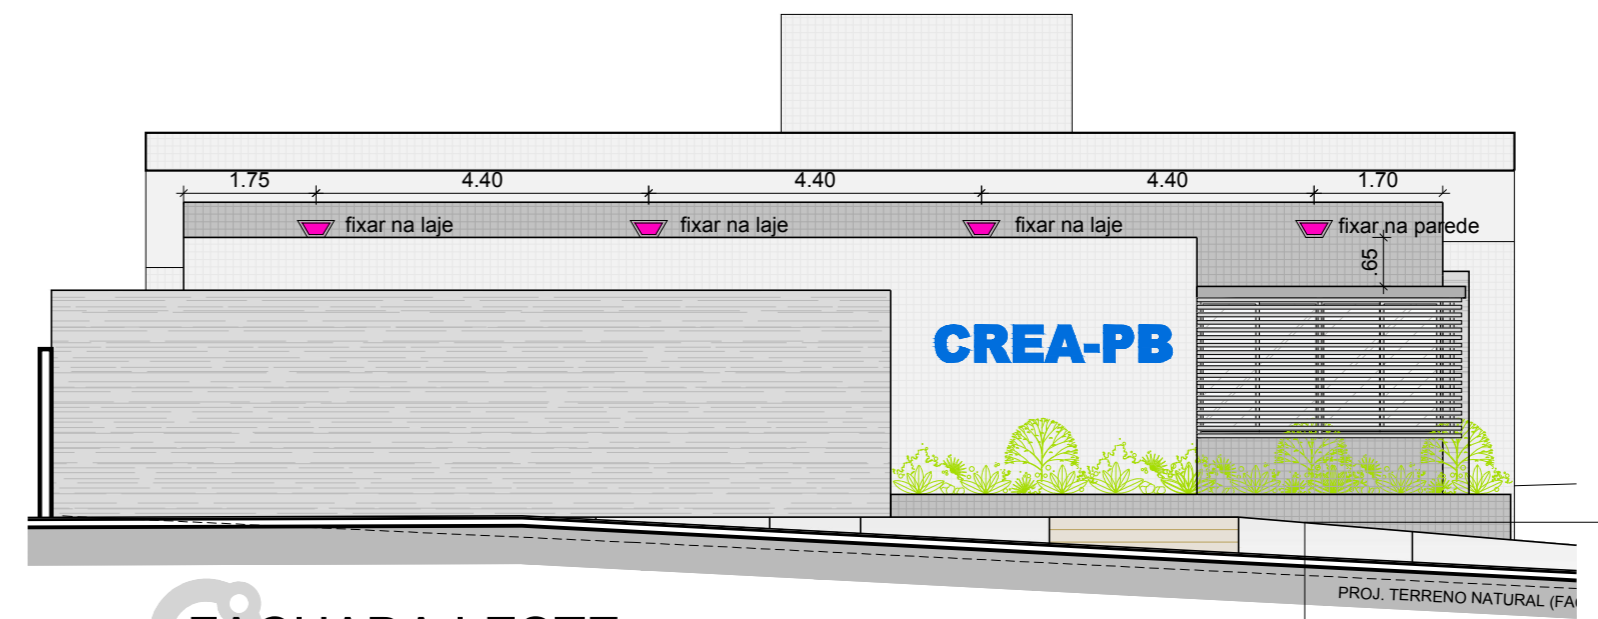

FACHADA LESTE
ESCALA 1/100

Entregue em: / / 2019

PLANTA BAIXA - ELÉTRICO
ESCALA 1/100

PLANTA BAIXA - LUMINOTÉCNICO
ESCALA 1/100

AV. ESPERANÇA, 1074
EMP. ESPERANÇA, S.201
MANAIRA, JOÃO PESSOA - PB
FONE: (83) 30213999 / 91958261
www.360arquitetura.arq.br
contato@360arquitetura.arq.br

PROJETO: ELÉTRICO / LUMINOTÉCNICO	PRANCHA 01/01
LOCAL: R. PROF. CLAUDETE BANDEIRA / POMBAL - PB	
PROPRIET.: CREA - POMBAL	
DESENHOS: PLANTA BAIXA	ÁREAS / ÍNDICES / TAXAS:
ESCALAS: 1/100 DATA: ABR. / 2019	Terreno - 646,10 m² Perm. - 08,2 %
RESPONSÁVEL: ARQ. NATHALIA NISHIDA	Constr. - 160,28 m² Ocup. - 24,8 %
ARQUIVO: CREA POMBAL (PREFEITURA).dwg	Proj. Cob. - 222,70 m² Aprov. - 0,24

PROPRIETARIO: CNPJ:

PROJETO: GIOVANI ANDRADE DE ARAUJO CAU: A47383-9
ISS: 96.821-8

CONSTRUÇÃO: CREA: ISS:

OBS.: QUALQUER ALTERAÇÃO DEVERÁ SER PREVIAMENTE SUBMETIDA AO ARQUITETO
TODAS AS MEDIDAS DEVEM SER CONFERIDAS NO LOCAL DA OBRA